

LEGENDE

- Chauffage Aller apparent
- Chauffage Retour apparent
- Chauffage Aller sous dalle
- Chauffage Retour sous dalle
- Réseau soufflage DF
- Réseau extraction DF
- Réseau plancher chauffant
- Ventilation chaufferie

COMMUNE DE VILLEGOUGE (33141)
Création de l'Ecole Elementaire

PRO

Michel SOULE Architecte DPLG
206, avenue Salvador Allende 33130 Bègles
TEL : 05 57 59 18 18 - Fax : 05 57 59 18 17

date :
19 juin 2018

40

Echelle :
1/75

Lot CVPS

PLAN Chauffage Ventilation


B.E.T - EGEE
4, place Etienne Dolet 33130 BEGLES
tel: 05 56 49 59 54 fax: 05 56 49 37 03

B.E.T - BALLION
3, rue Emile Videau 33185 LE HAILLAN
tel: 05 56 47 97 25 fax: 05 56 55 94 27

B.E.T - PENAUD
4, rue Charles Domercq 33130 BEGLES
tel: 05 56 85 07 68 fax: 05 56 85 07 81



Depuis nouveau compteur Eau
Depuis nouveau compteur gaz

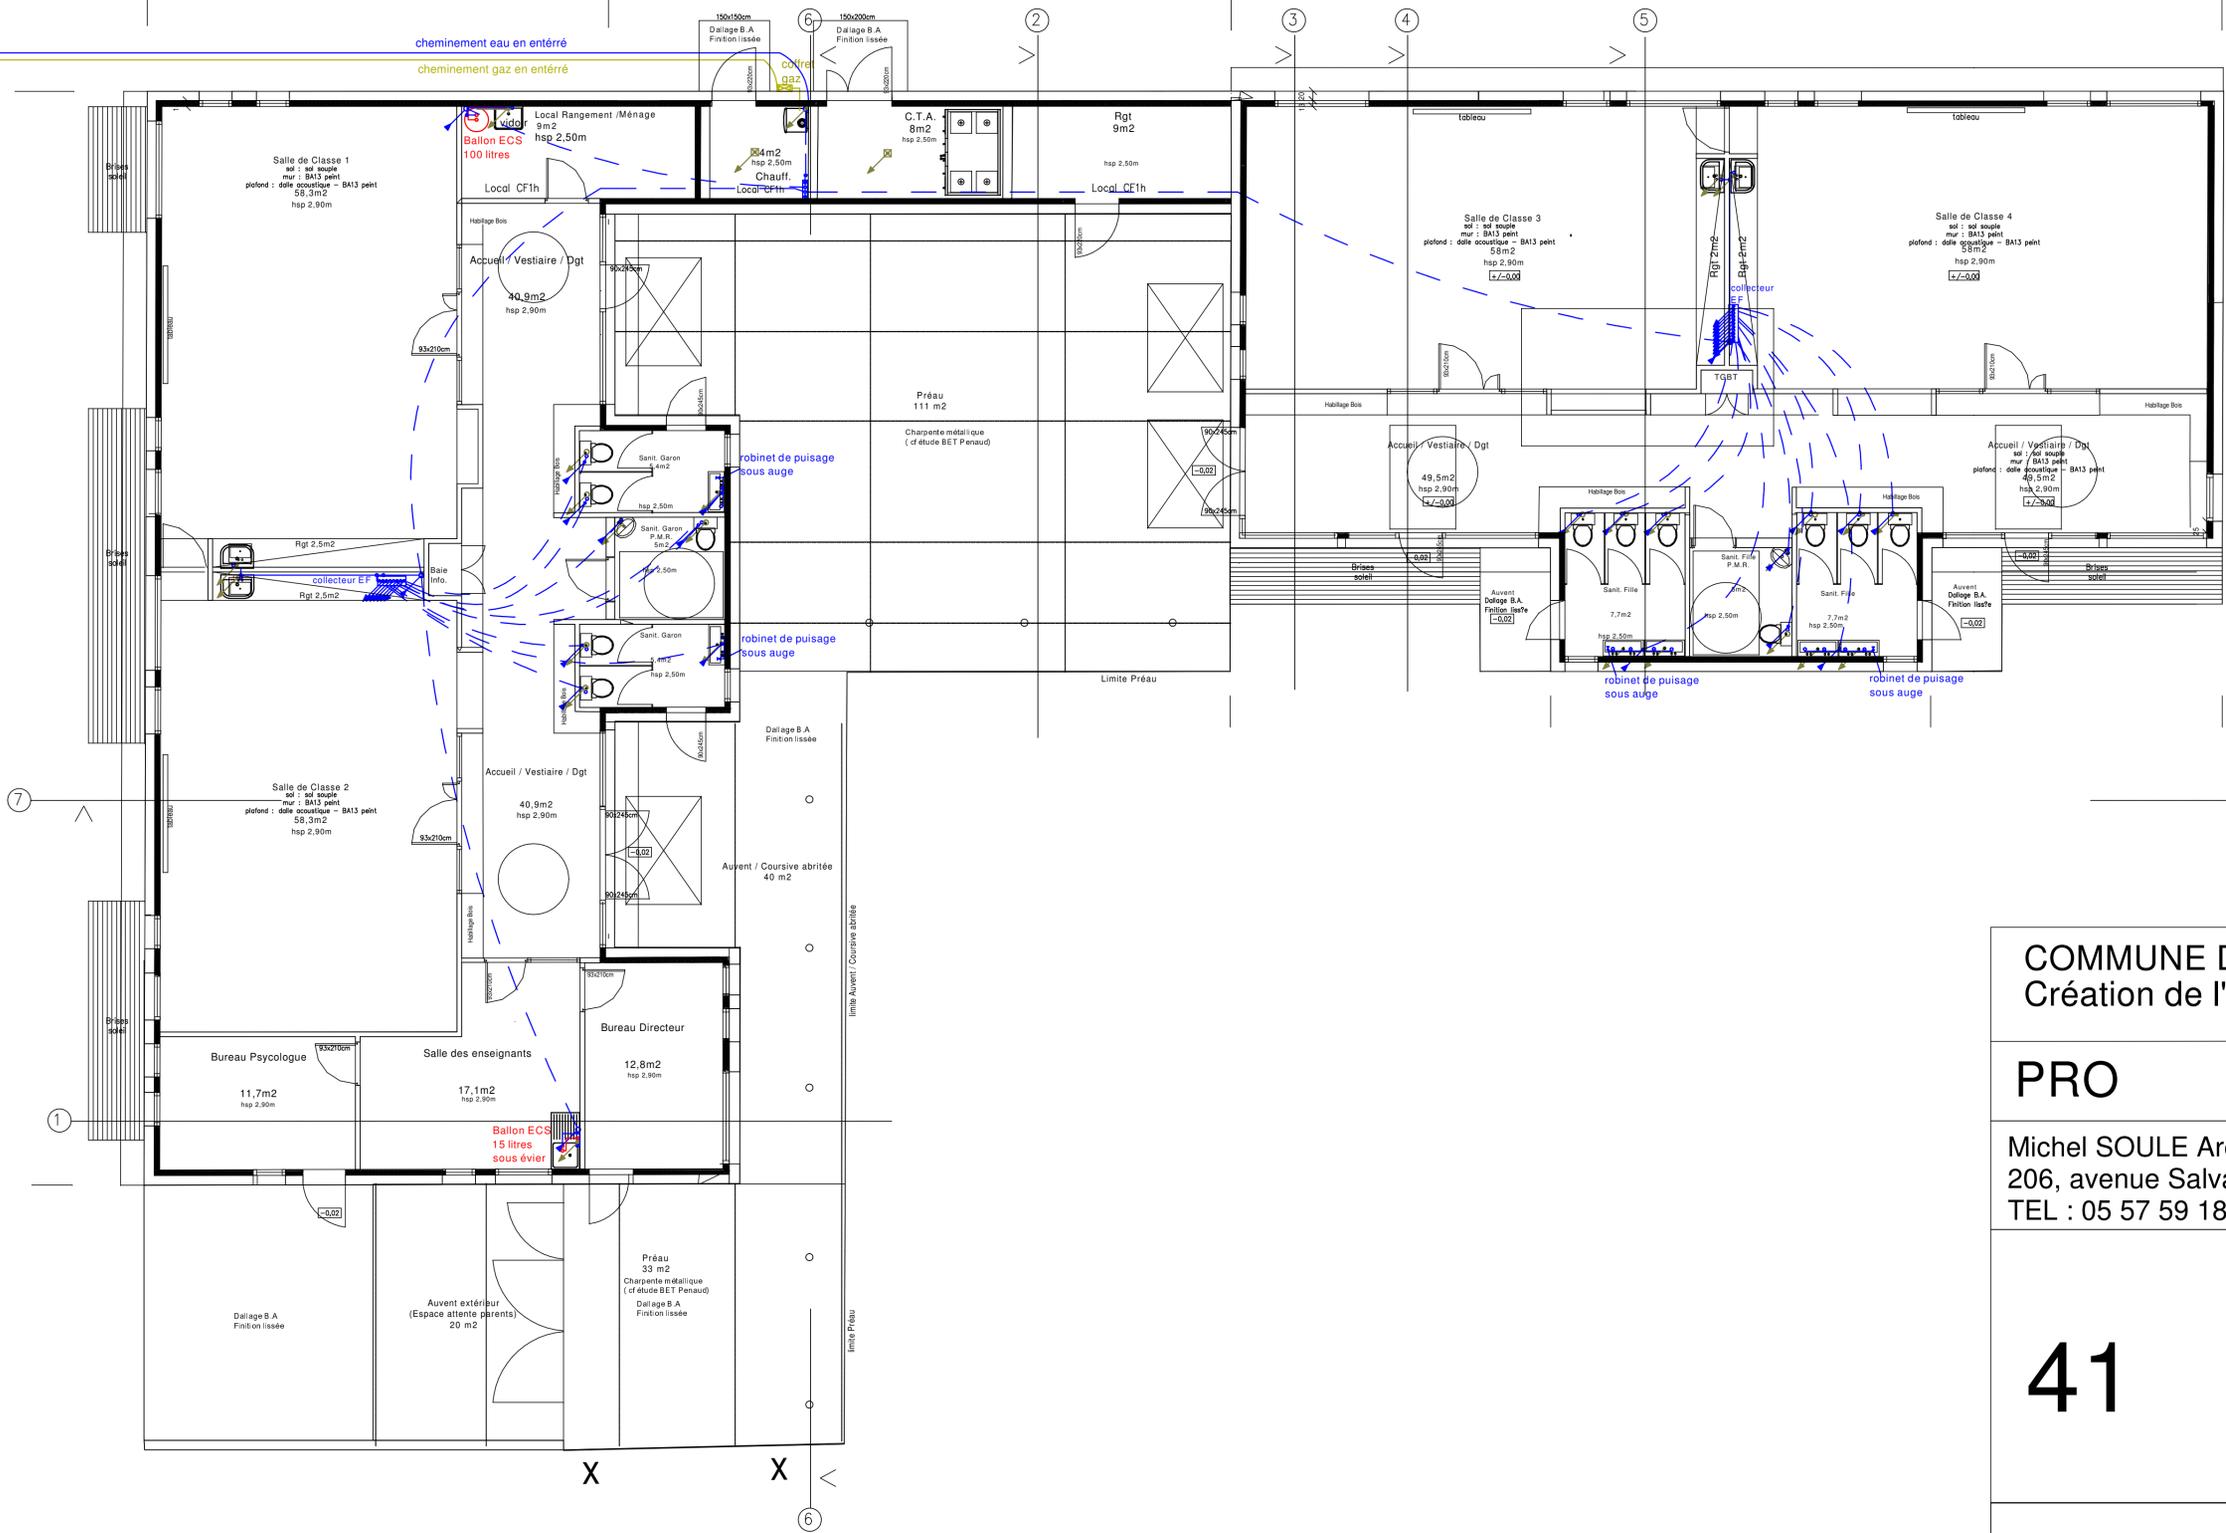

LEGENDE

- Réseau Eau Froide Sanitaire sous Dalle
- Réseau Eau Chaude sanitaire
- Réseau EU/EV Faux Plafond
- Réseau EU/EV Apparent
- Réseau Gaz

COMMUNE DE VILLEGOUGE (33141)
Création de l'Ecole Elementaire

PRO

Michel SOULE Architecte DPLG
206, avenue Salvador Allende 33130 Bègles
TEL : 05 57 59 18 18 - Fax : 05 57 59 18 17

41	date :
	19 juin 2018
	Echelle :
	1/75
	Lot CVPS

PLAN Plomberie Sanitaire

B.E.T - EGEE
4, place Etienne Dolet 33130 BEGLES
tel: 05 56 49 59 54 fax: 05 56 49 37 03

B.E.T - BALLION
3, rue Emile Videau 33185 LE HAILLAN
tel: 05 56 47 97 25 fax: 05 56 55 94 27

B.E.T - PENAUD
4, rue Charles Domercq 33130 BEGLES
tel: 05 56 85 07 68 fax: 05 56 85 07 81